


STAROSTA WODZISŁAWSKI
ul. Bogumińska 2
44-300 Wodzisław Śl

Dokumentacja - nr sprawy WG.6630.1. 77.2016
była przedmiotem bezpośredniej narady koordynacyjnej
przeprowadzonej w dniu 08.07.2016r.
w Starostwie Powiatowym w Wodzisławiu Śląskim.

Z up. STAROSTY
mgr inż. Dorota Podeszwa
Kierownik Powiatowego Ośrodka
Dokumentacji Geodezyjnej i Kartograficznej

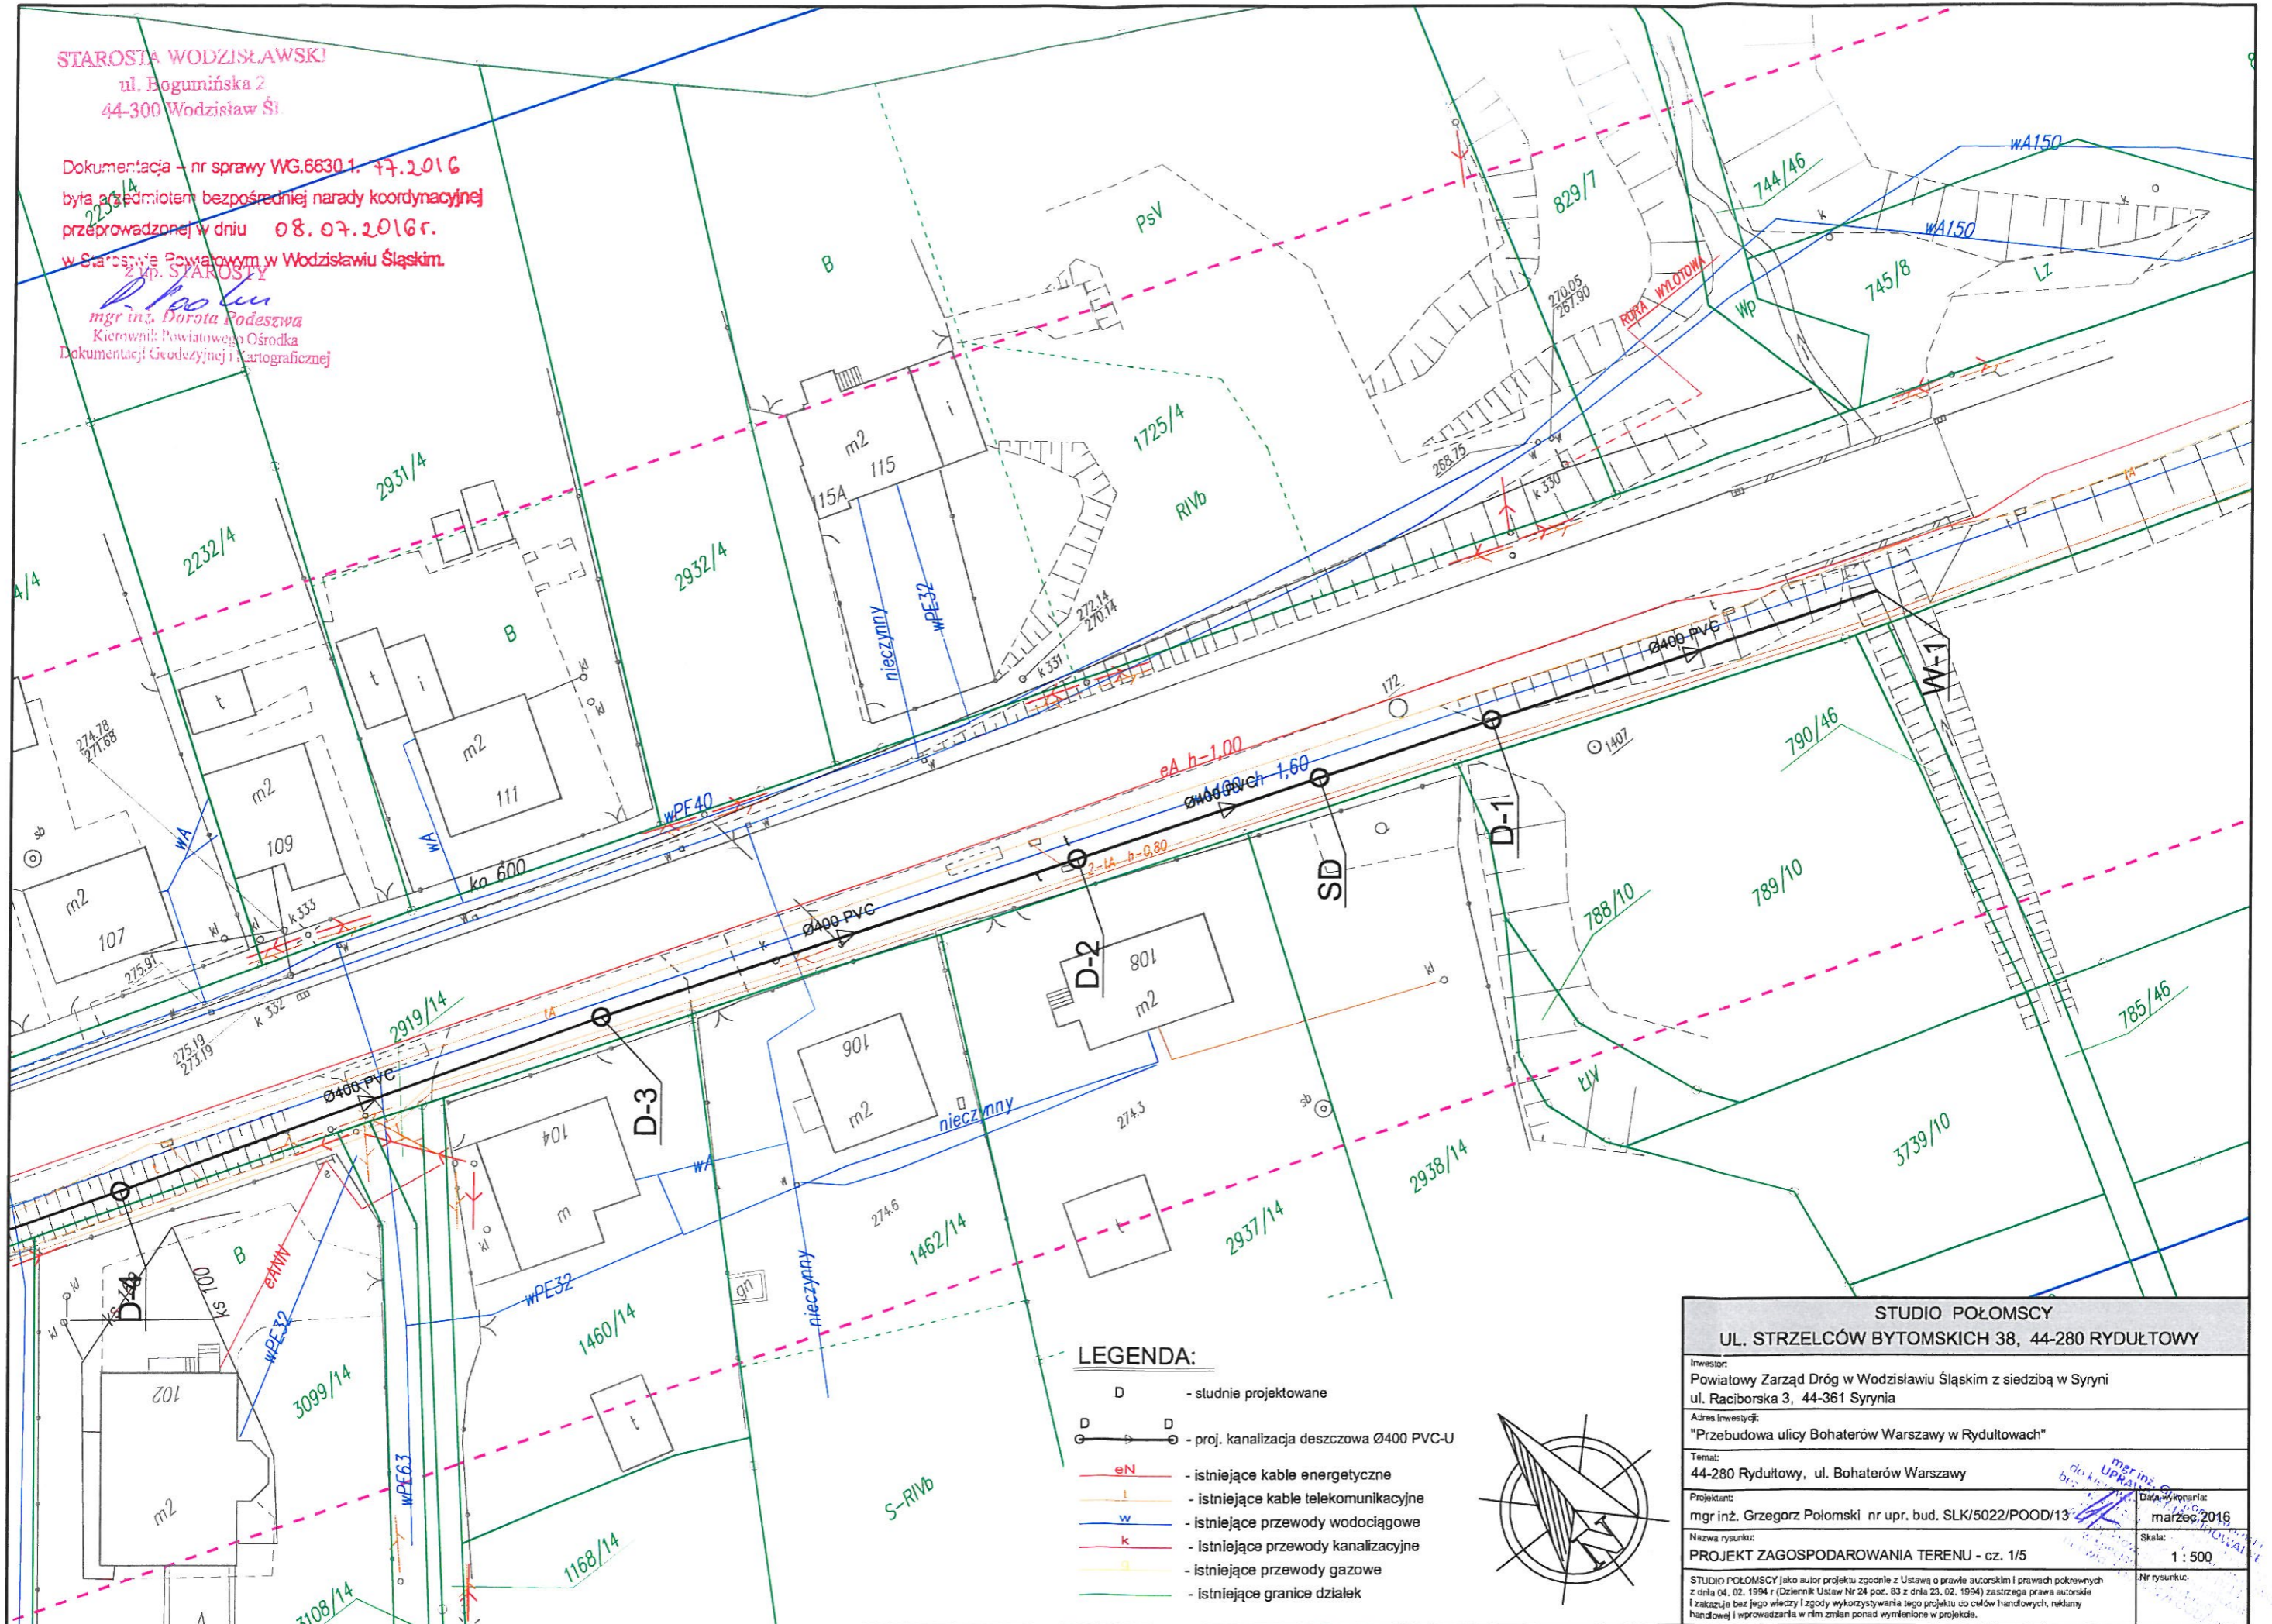

LEGENDA:

- D - studnie projektowane
- proj. kanalizacja deszczowa Ø400 PVC-U
- istniejące kable energetyczne
- istniejące kable telekomunikacyjne
- istniejące przewody wodociągowe
- istniejące przewody kanalizacyjne
- istniejące przewody gazowe
- istniejące granice działek




STUDIO POŁOMSCY UL. STRZELCÓW BYTOMSKICH 38, 44-280 RYDUŁTOWY	
Inwestor: Powiatowy Zarząd Dróg w Wodzisławiu Śląskim z siedzibą w Syrni ul. Raciborska 3, 44-361 Syrynia	
Adres inwestycji: "Przebudowa ulicy Bohaterów Warszawy w Rydułtowach"	
Temat: 44-280 Rydułtowy, ul. Bohaterów Warszawy	
Projektant: mgr inż. Grzegorz Połomski nr upr. bud. SLK/5022/POOD/13	Data wydania: marzec 2016
Nazwa rysunku: PROJEKT ZAGOSPODAROWANIA TERENU - cz. 1/5	Skala: 1 : 500
STUDIO POŁOMSCY jako autor projektu zgodnie z Ustawą o prawie autorskim i prawach pokrewnych z dnia 04.02.1994 r. (Dziennik Ustaw Nr 24 poz. 83 z dnia 23.02.1994) zastrzega prawa autorskie i zakazuje bez jego wiedzy i zgody wykorzystywania tego projektu do celów handlowych, reklamowych i wprowadzania w nim zmian ponad wymienione w projekcie.	

91b STAROSTA WODZISŁAWSKI
ul. Bogumińska 2
44-300 Wodzisław Śląski

Dokumentacja - nr sprawy WG.6630/1. 77.2016
była przedmiotem bezpośredniej narady koordynacyjnej
przebiegającej w dniu 08.07.2016r.

w Starostwie Powiatowym w Wodzisławiu Śląskim,
z up. STAROSTY
mgr inż. Dorota Poduszka
Kierownik Pracowni Biurowej
Dokumentacji Geodezyjnej i Kartograficznej

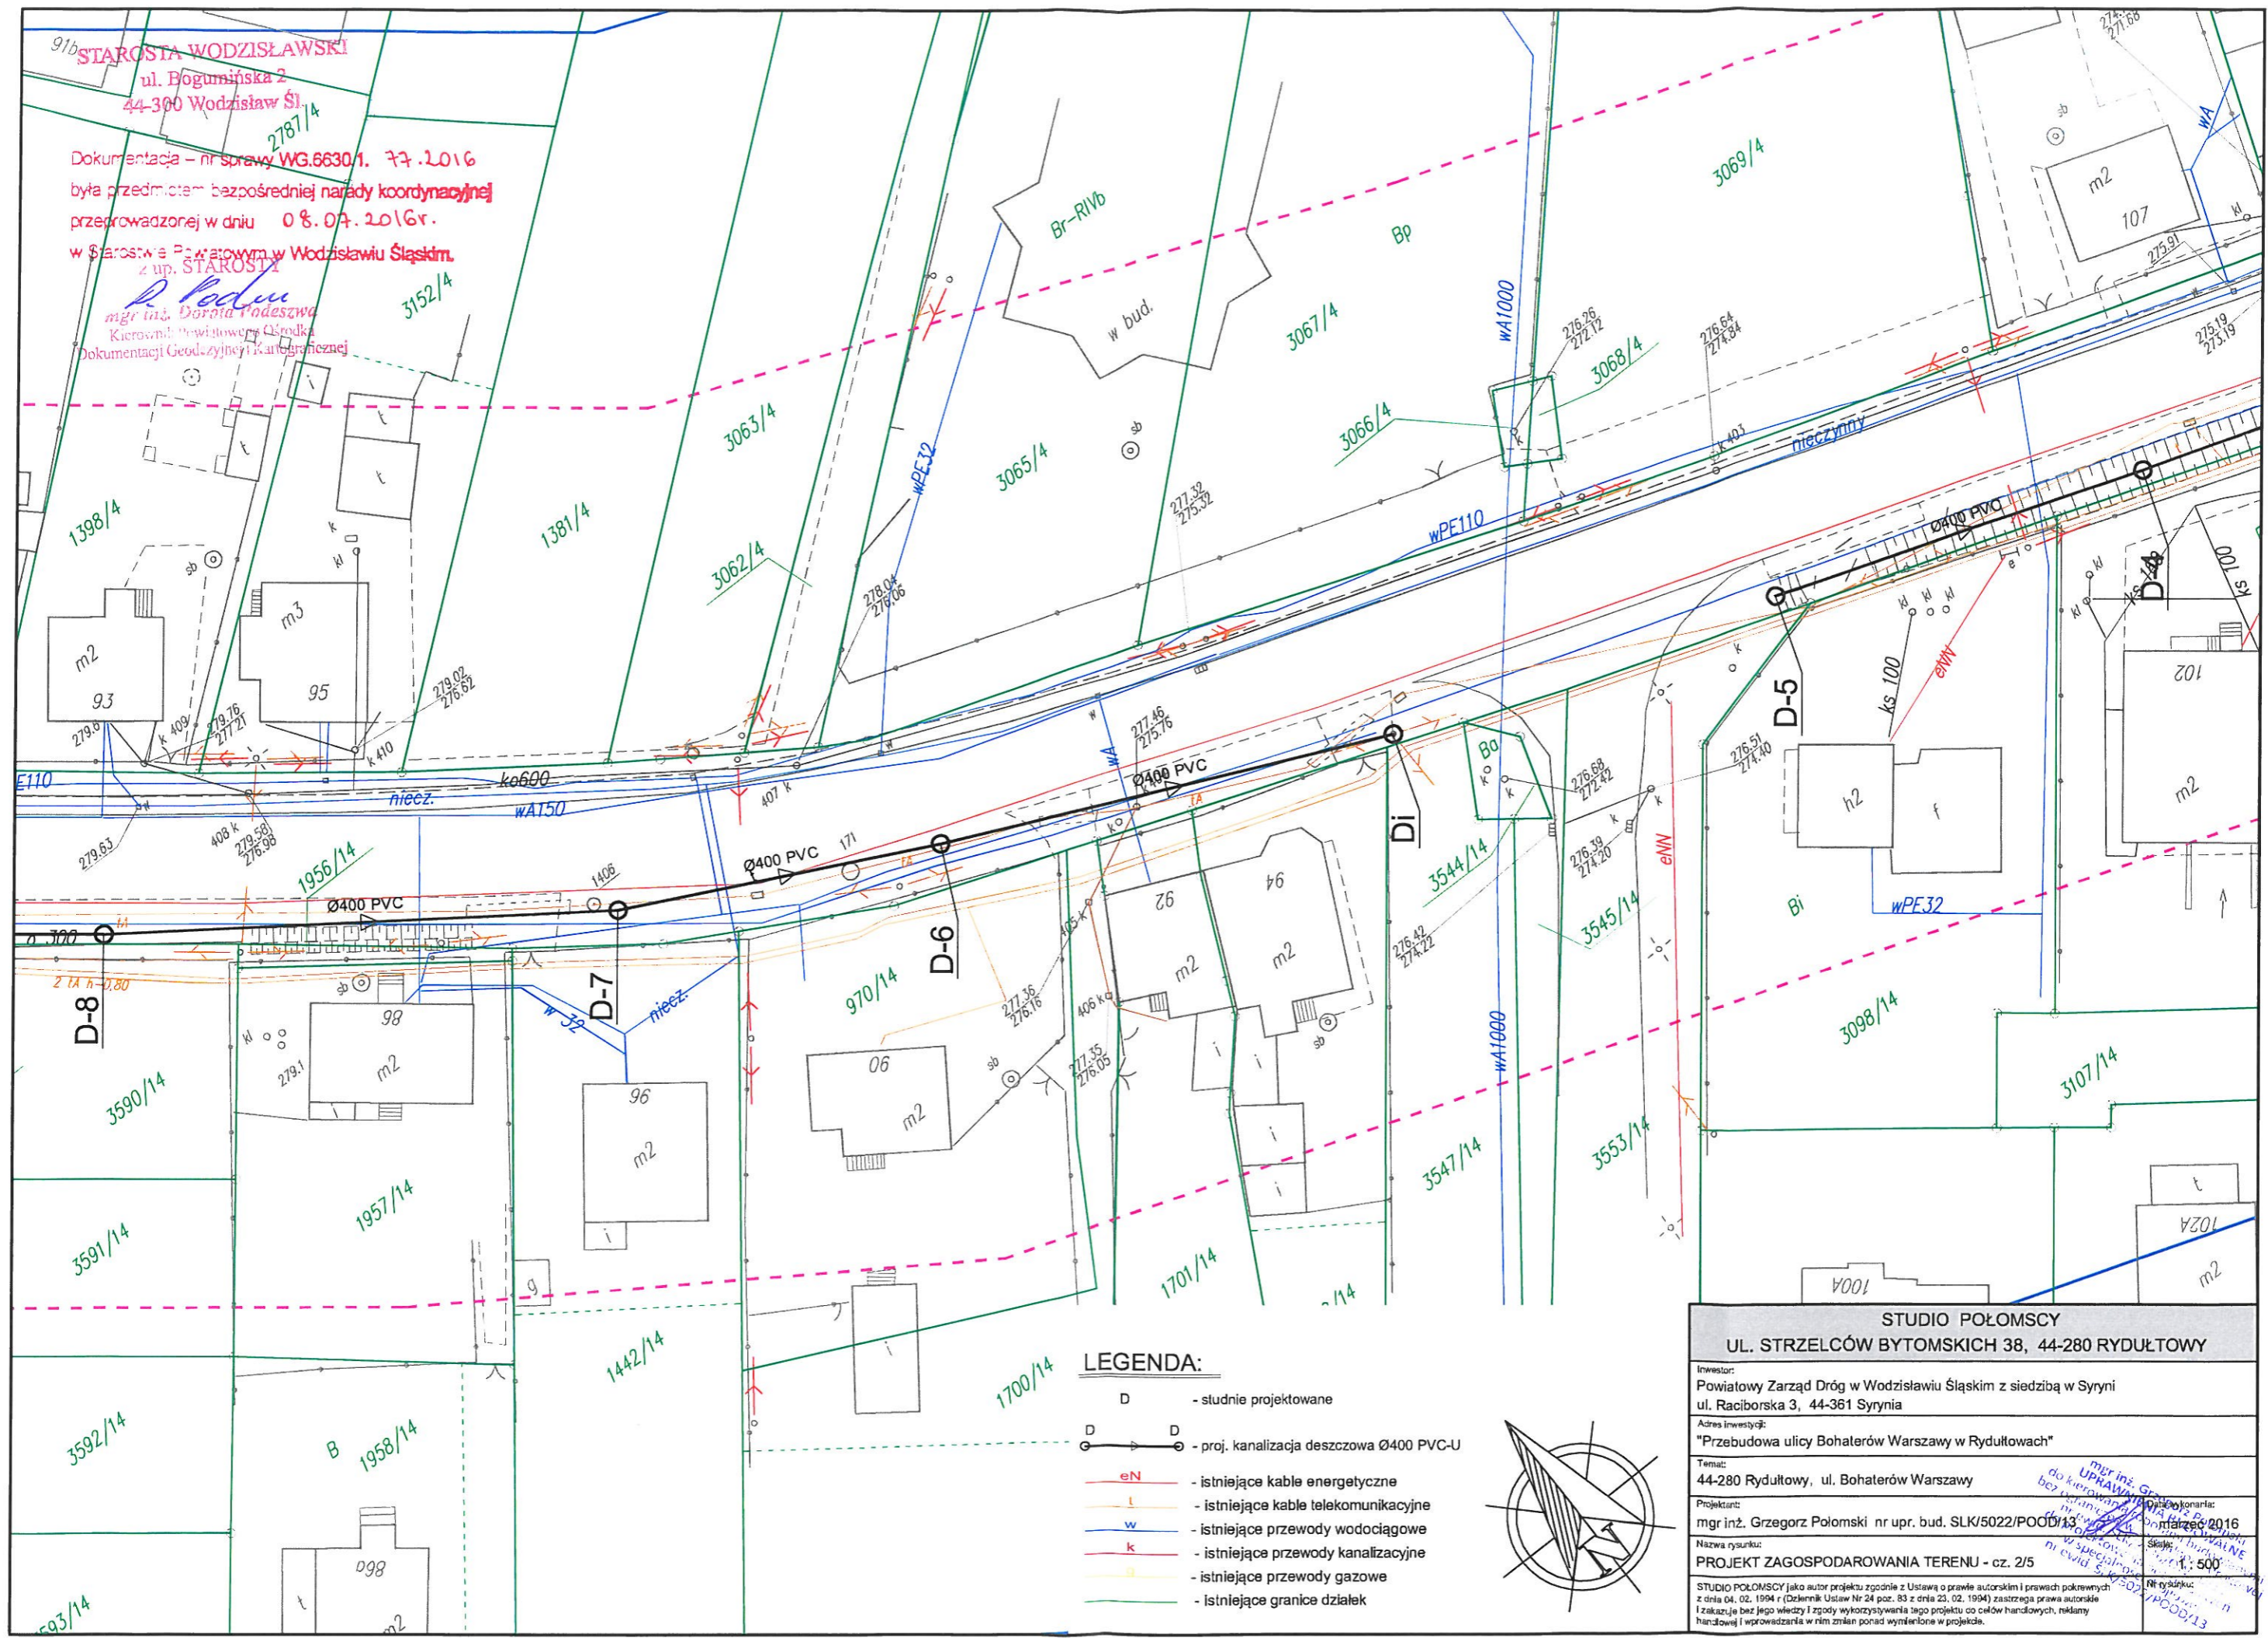

LEGENDA:

- D - studnie projektowane
- proj. kanalizacja deszczowa Ø400 PVC-U
- eN - istniejące kable energetyczne
- t - istniejące kable telekomunikacyjne
- w - istniejące przewody wodociągowe
- k - istniejące przewody kanalizacyjne
- g - istniejące przewody gazowe
- istniejące granice działek



STUDIO POŁOMSCY
UL. STRZELCÓW BYTOMSKICH 38, 44-280 RYDUŁTOWY

Investor:
Powiatowy Zarząd Dróg w Wodzisławiu Śląskim z siedzibą w Syrnii
ul. Raciborska 3, 44-361 Syrnia

Adres inwestycji:
"Przebudowa ulicy Bohaterów Warszawy w Rydułtowie"


Temat:
44-280 Rydułtowy, ul. Bohaterów Warszawy

Projektant:
mgr inż. Grzegorz Połomski nr upr. bud. SLK/5022/PO01/13

Nazwa rysunku:
PROJEKT ZAGOSPODAROWANIA TERENU - cz. 2/5

Data: 15.03.2016
Skala: 1:500

STUDIO POŁOMSCY jako autor projektu zgodnie z Ustawą o prawie autorskim i prawach pokrewnych z dnia 04. 02. 1994 r (Dziennik Ustaw Nr 24 poz. 83 z dnia 23. 02. 1994) zastrzega prawa autorskie i zakazuje bez jego wiedzy i zgody wykorzystywania tego projektu do celów handlowych, reklamowych i w prowadzeniu w nim zmian ponad wymierzone w projekcie.

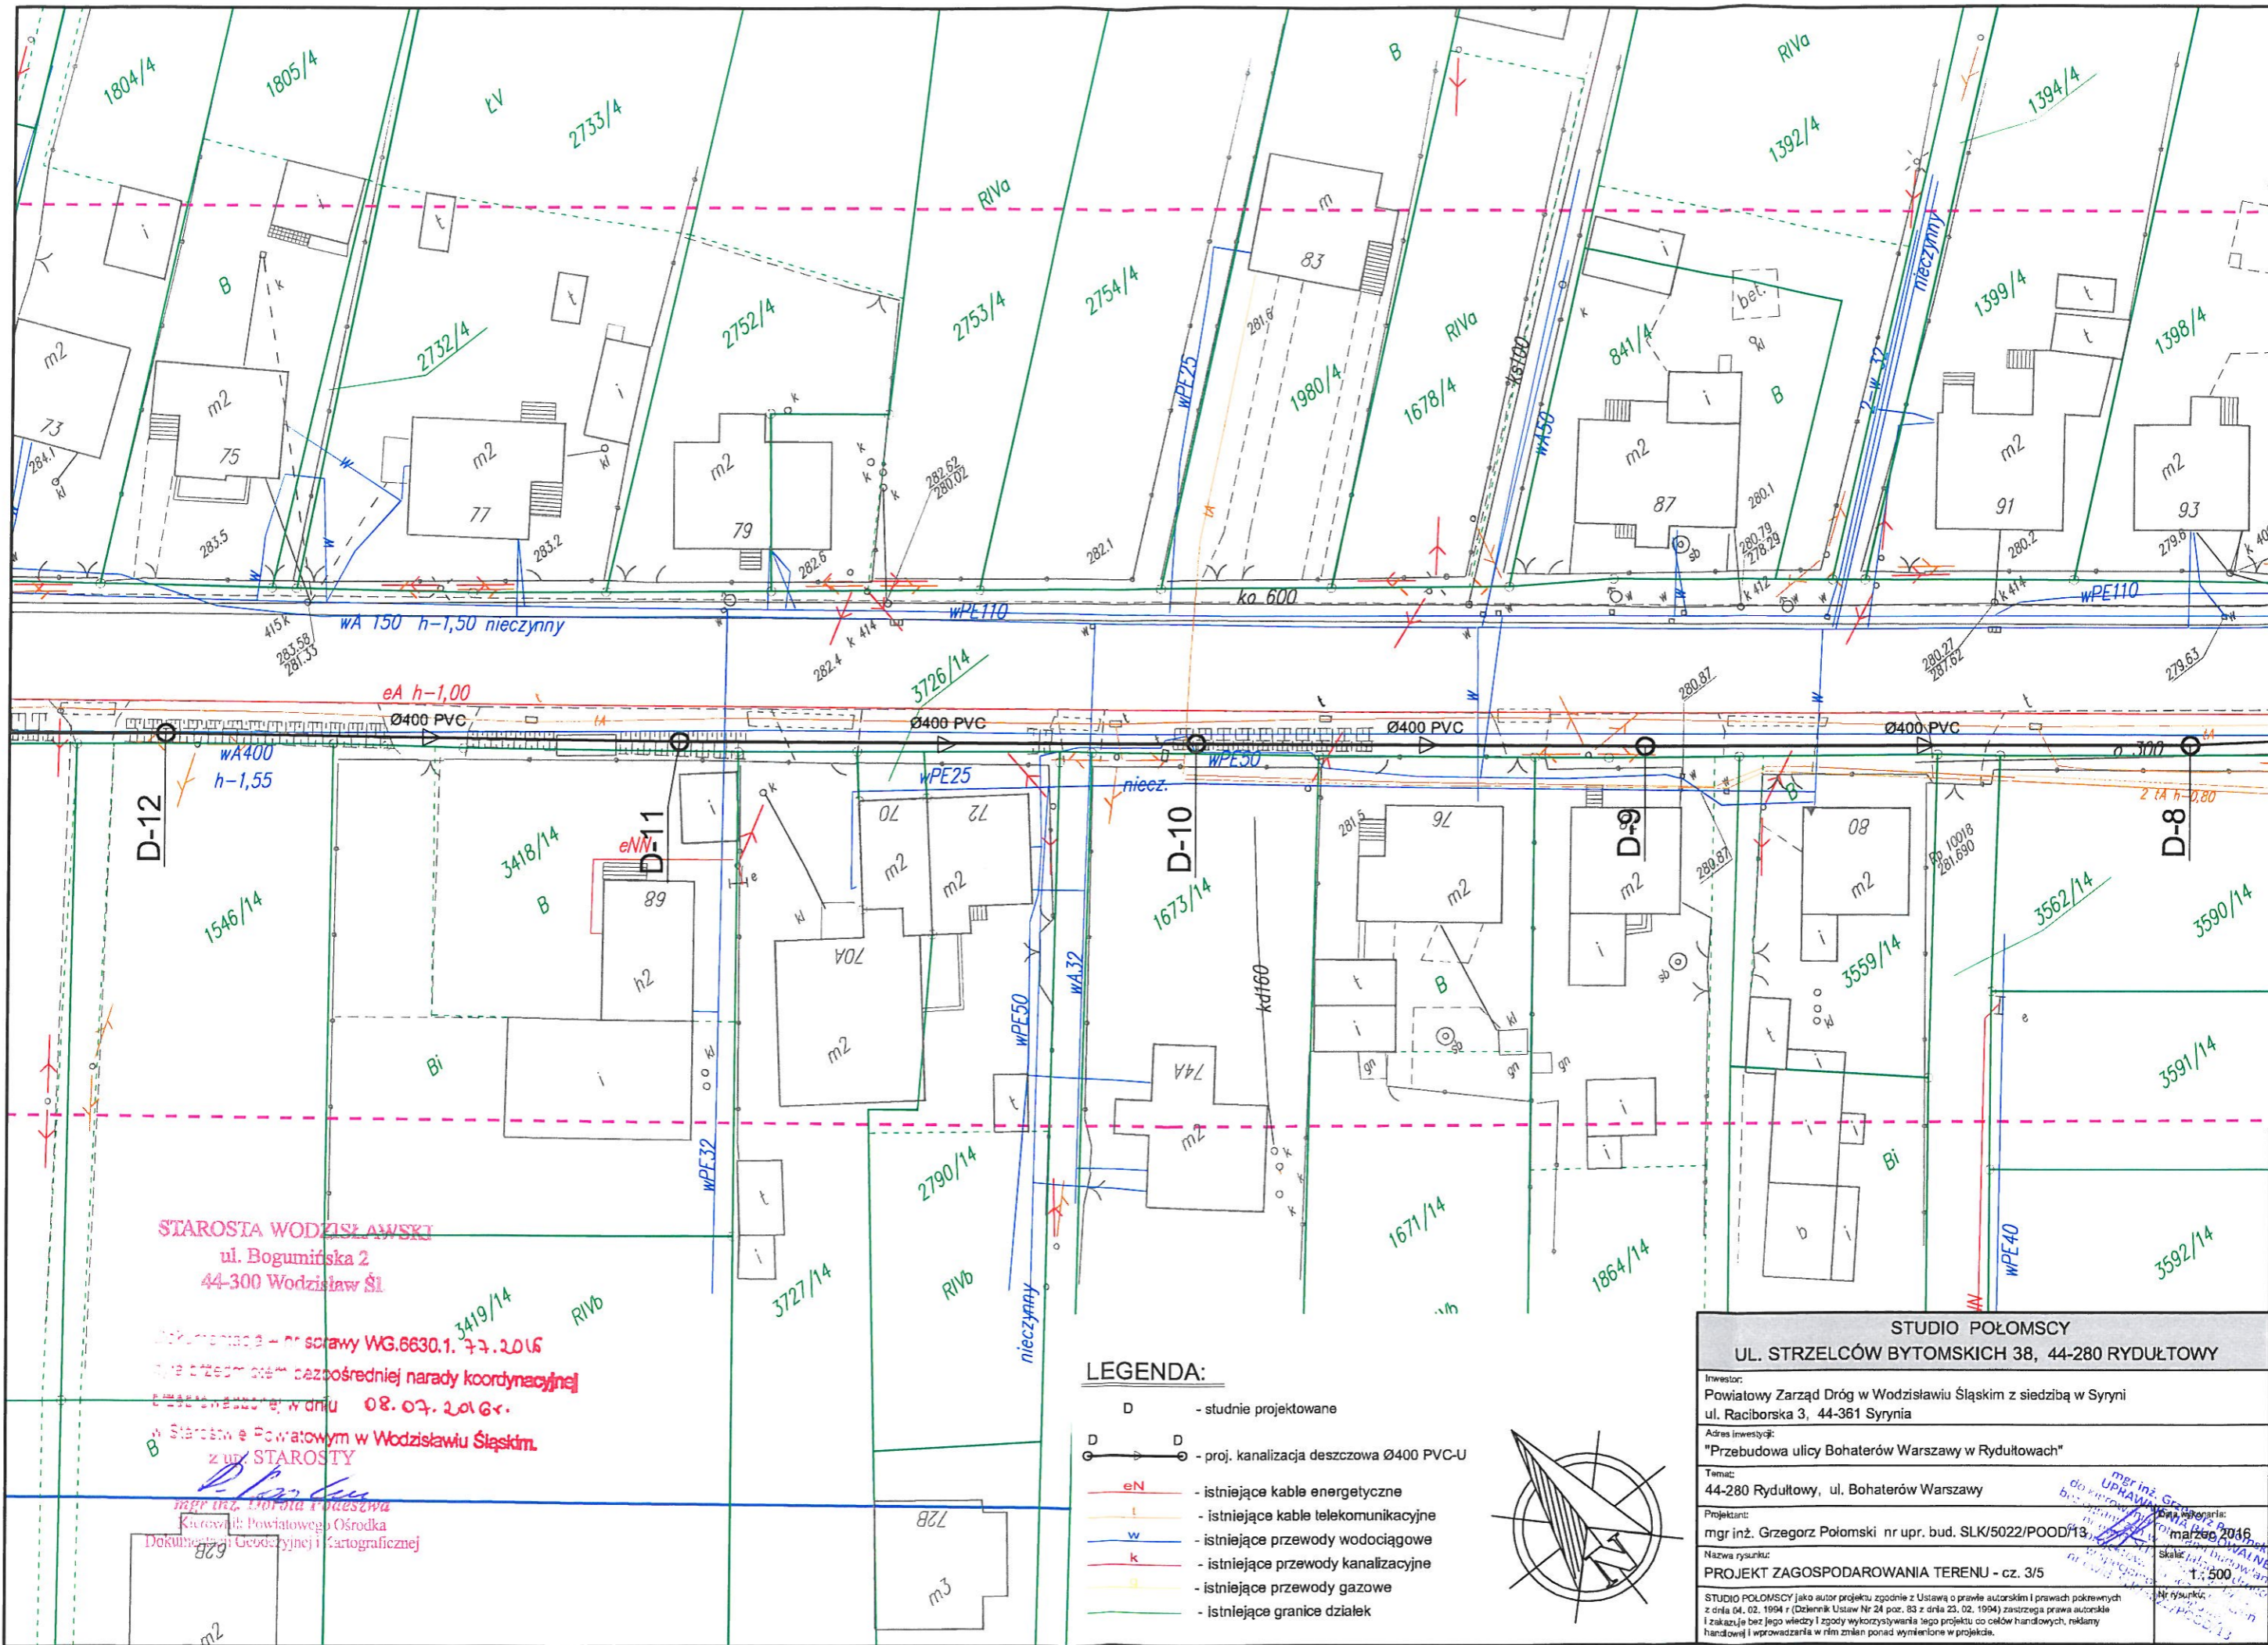

STAROSTA WODZISŁAWSKI
ul. Bogumińska 2
44-300 Wodzisław Śl.

Dokumentacja - nr sprawy WG.6630.1. 7.7.2016
na podstawie bezpośredniej narady koordynacyjnej
z dnia 08.07.2016r.

w Starostwie Powiatowym w Wodzisławiu Śląskim
z up. STAROSTY


mgr inż. Dorota Paleszka
Kierownik Powiatowego Ośrodka
Dokumentacji Geodezyjnej i Kartograficznej

LEGENDA:

- D - studnie projektowane
- D - proj. kanalizacja deszczowa Ø400 PVC-U
- eN - istniejące kable energetyczne
- t - istniejące kable telekomunikacyjne
- w - istniejące przewody wodociągowe
- k - istniejące przewody kanalizacyjne
- g - istniejące przewody gazowe
- istniejące granice działek




STUDIO POŁOMSCY UL. STRZELCÓW BYTOMSKICH 38, 44-280 RYDUŁTOWY	
Investor:	Powiatowy Zarząd Dróg w Wodzisławiu Śląskim z siedzibą w Syrni ul. Raciborska 3, 44-361 Syrnia
Adres inwestycji:	"Przebudowa ulicy Bohaterów Warszawy w Rydułtowie"
Temat:	44-280 Rydułtowy, ul. Bohaterów Warszawy
Projektant:	mgr inż. Grzegorz Połomski nr upr. bud. SLK/5022/POOD/13
Nazwa rysunku:	PROJEKT ZAGOSPODAROWANIA TERENU - cz. 3/5
<p>STUDIO POŁOMSCY jako autor projektu zgodnie z Ustawą o prawie autorskim i prawach pokrewnych z dnia 04.02.1994 r. (Dziennik Ustaw Nr 24 poz. 83 z dnia 23.02.1994) zastrzega prawa autorskie i zakazuje bez jego wiedzy i zgody wykorzystywania tego projektu do celów handlowych, nieklaty handlowej i wprowadzania w rfm zmian ponad wymienione w projekcie.</p>	

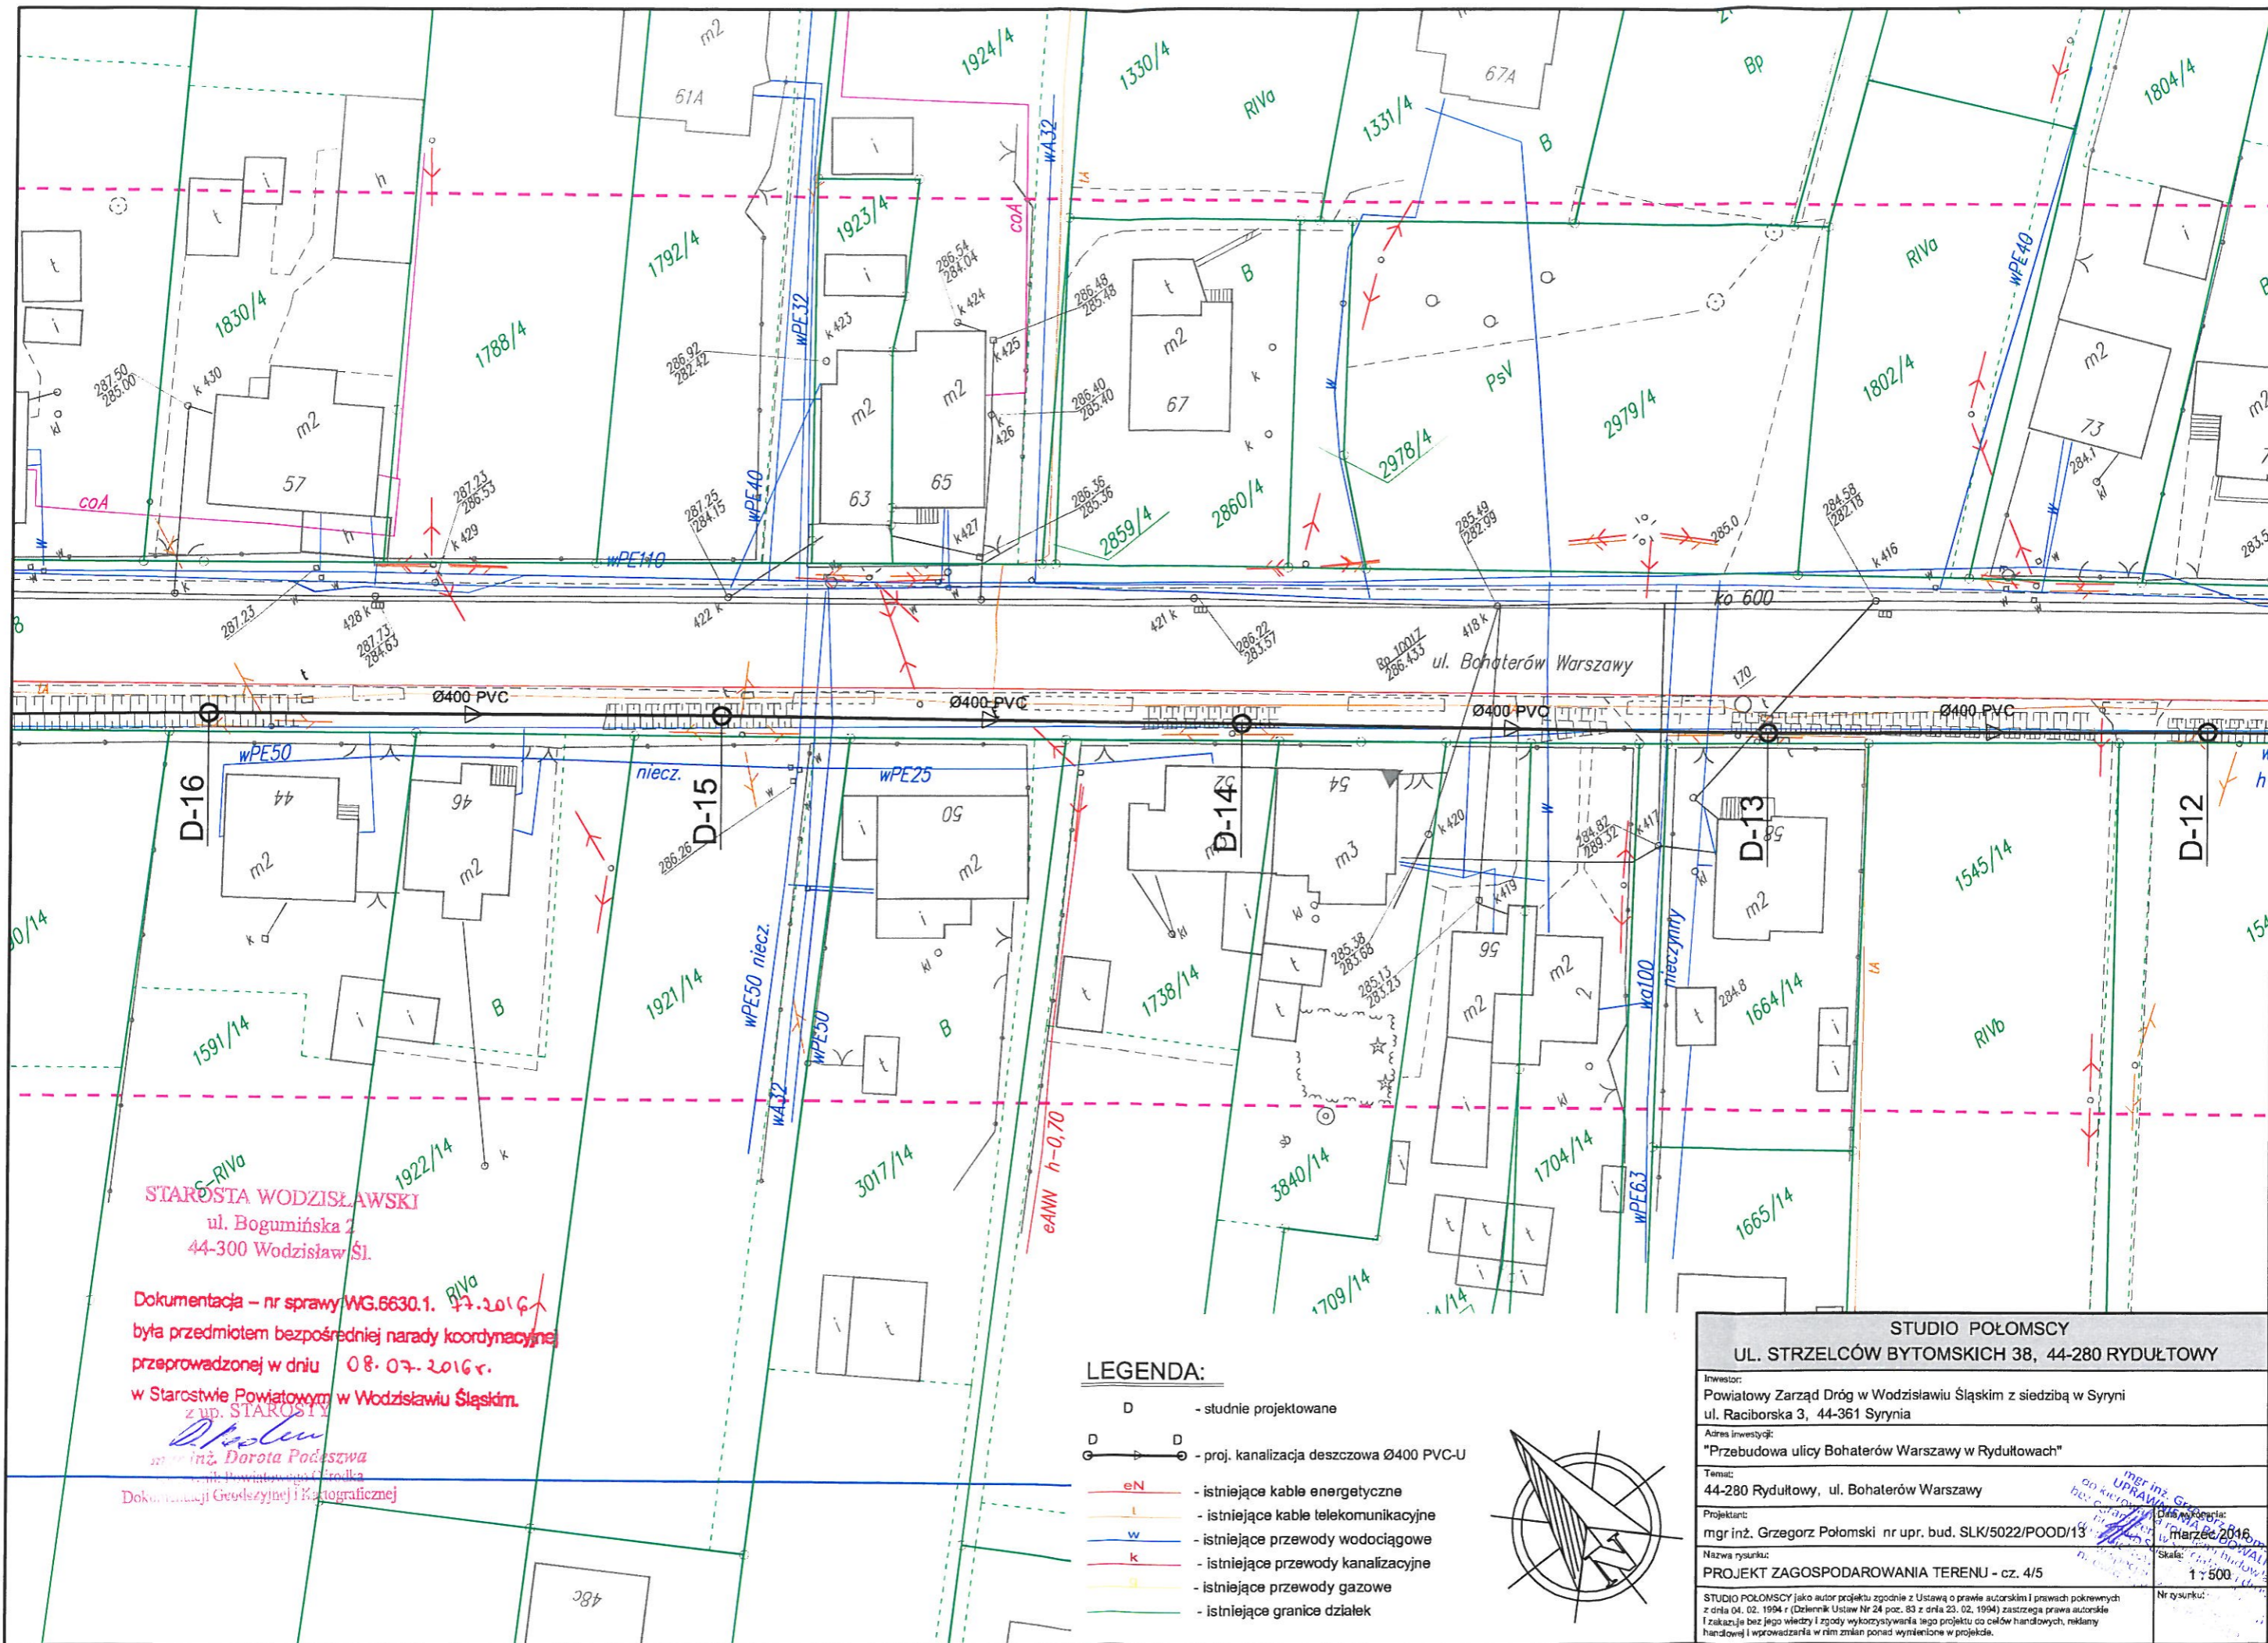


STAROSTA WODZISŁAWSKI
 ul. Bogumińska 2
 44-300 Wodzisław Śl.
 Dokumentacja – nr sprawy WG.6630.1. z 17.2016 r.
 była przedmiotem bezpośredniej narady koordynacyjnej
 przeprowadzonej w dniu 08.07.2016 r.
 w Starostwie Powiatowym w Wodzisławiu Śląskim.
 z up. STAROSTY
 mgr inż. Dorota Podszwa
 Dyrektor Powiatowego Urzędu
 Dokumentacji Geodezyjnej i Kartograficznej

- LEGENDA:**
- D - studnie projektowane
 - Ø - proj. kanalizacja deszczowa Ø400 PVC-U
 - eN - istniejące kable energetyczne
 - t - istniejące kable telekomunikacyjne
 - w - istniejące przewody wodociągowe
 - k - istniejące przewody kanalizacyjne
 - g - istniejące przewody gazowe
 - - - - - istniejące granice działek

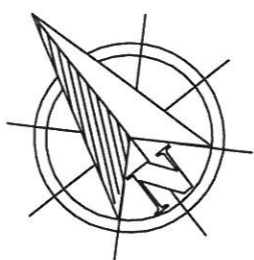

STUDIO POŁOMSCY	
UL. STRZELCÓW BYTOMSKICH 38, 44-280 RYDUŁTOWY	
Inwestor: Powiatowy Zarząd Dróg w Wodzisławiu Śląskim z siedzibą w Syrnii ul. Raciborska 3, 44-361 Syrnia	
Adres inwestycji: "Przebudowa ulicy Bohaterów Warszawy w Rydułtowie"	
Temat: 44-280 Rydułtowy, ul. Bohaterów Warszawy	
Projektant: mgr inż. Grzegorz Połomski nr upr. bud. SLK/5022/POOD/13	
Nazwa rysunku: PROJEKT ZAGOSPODAROWANIA TERENU - cz. 4/5	
Skala: 1 : 500	
Nrysownik: <small>STUDIO POŁOMSCY jako autor projektu zgodnie z Ustawą o prawie autorskim i prawach pokrewnych z dnia 04. 02. 1994 r. (Dziennik Ustaw Nr 24 poz. 83 z dnia 23. 02. 1994) zastrzega prawa autorskie i zakazuje bez jego wiedzy i zgody wykorzystywania tego projektu do celów handlowych, reklamowych i w podobny sposób.</small>	

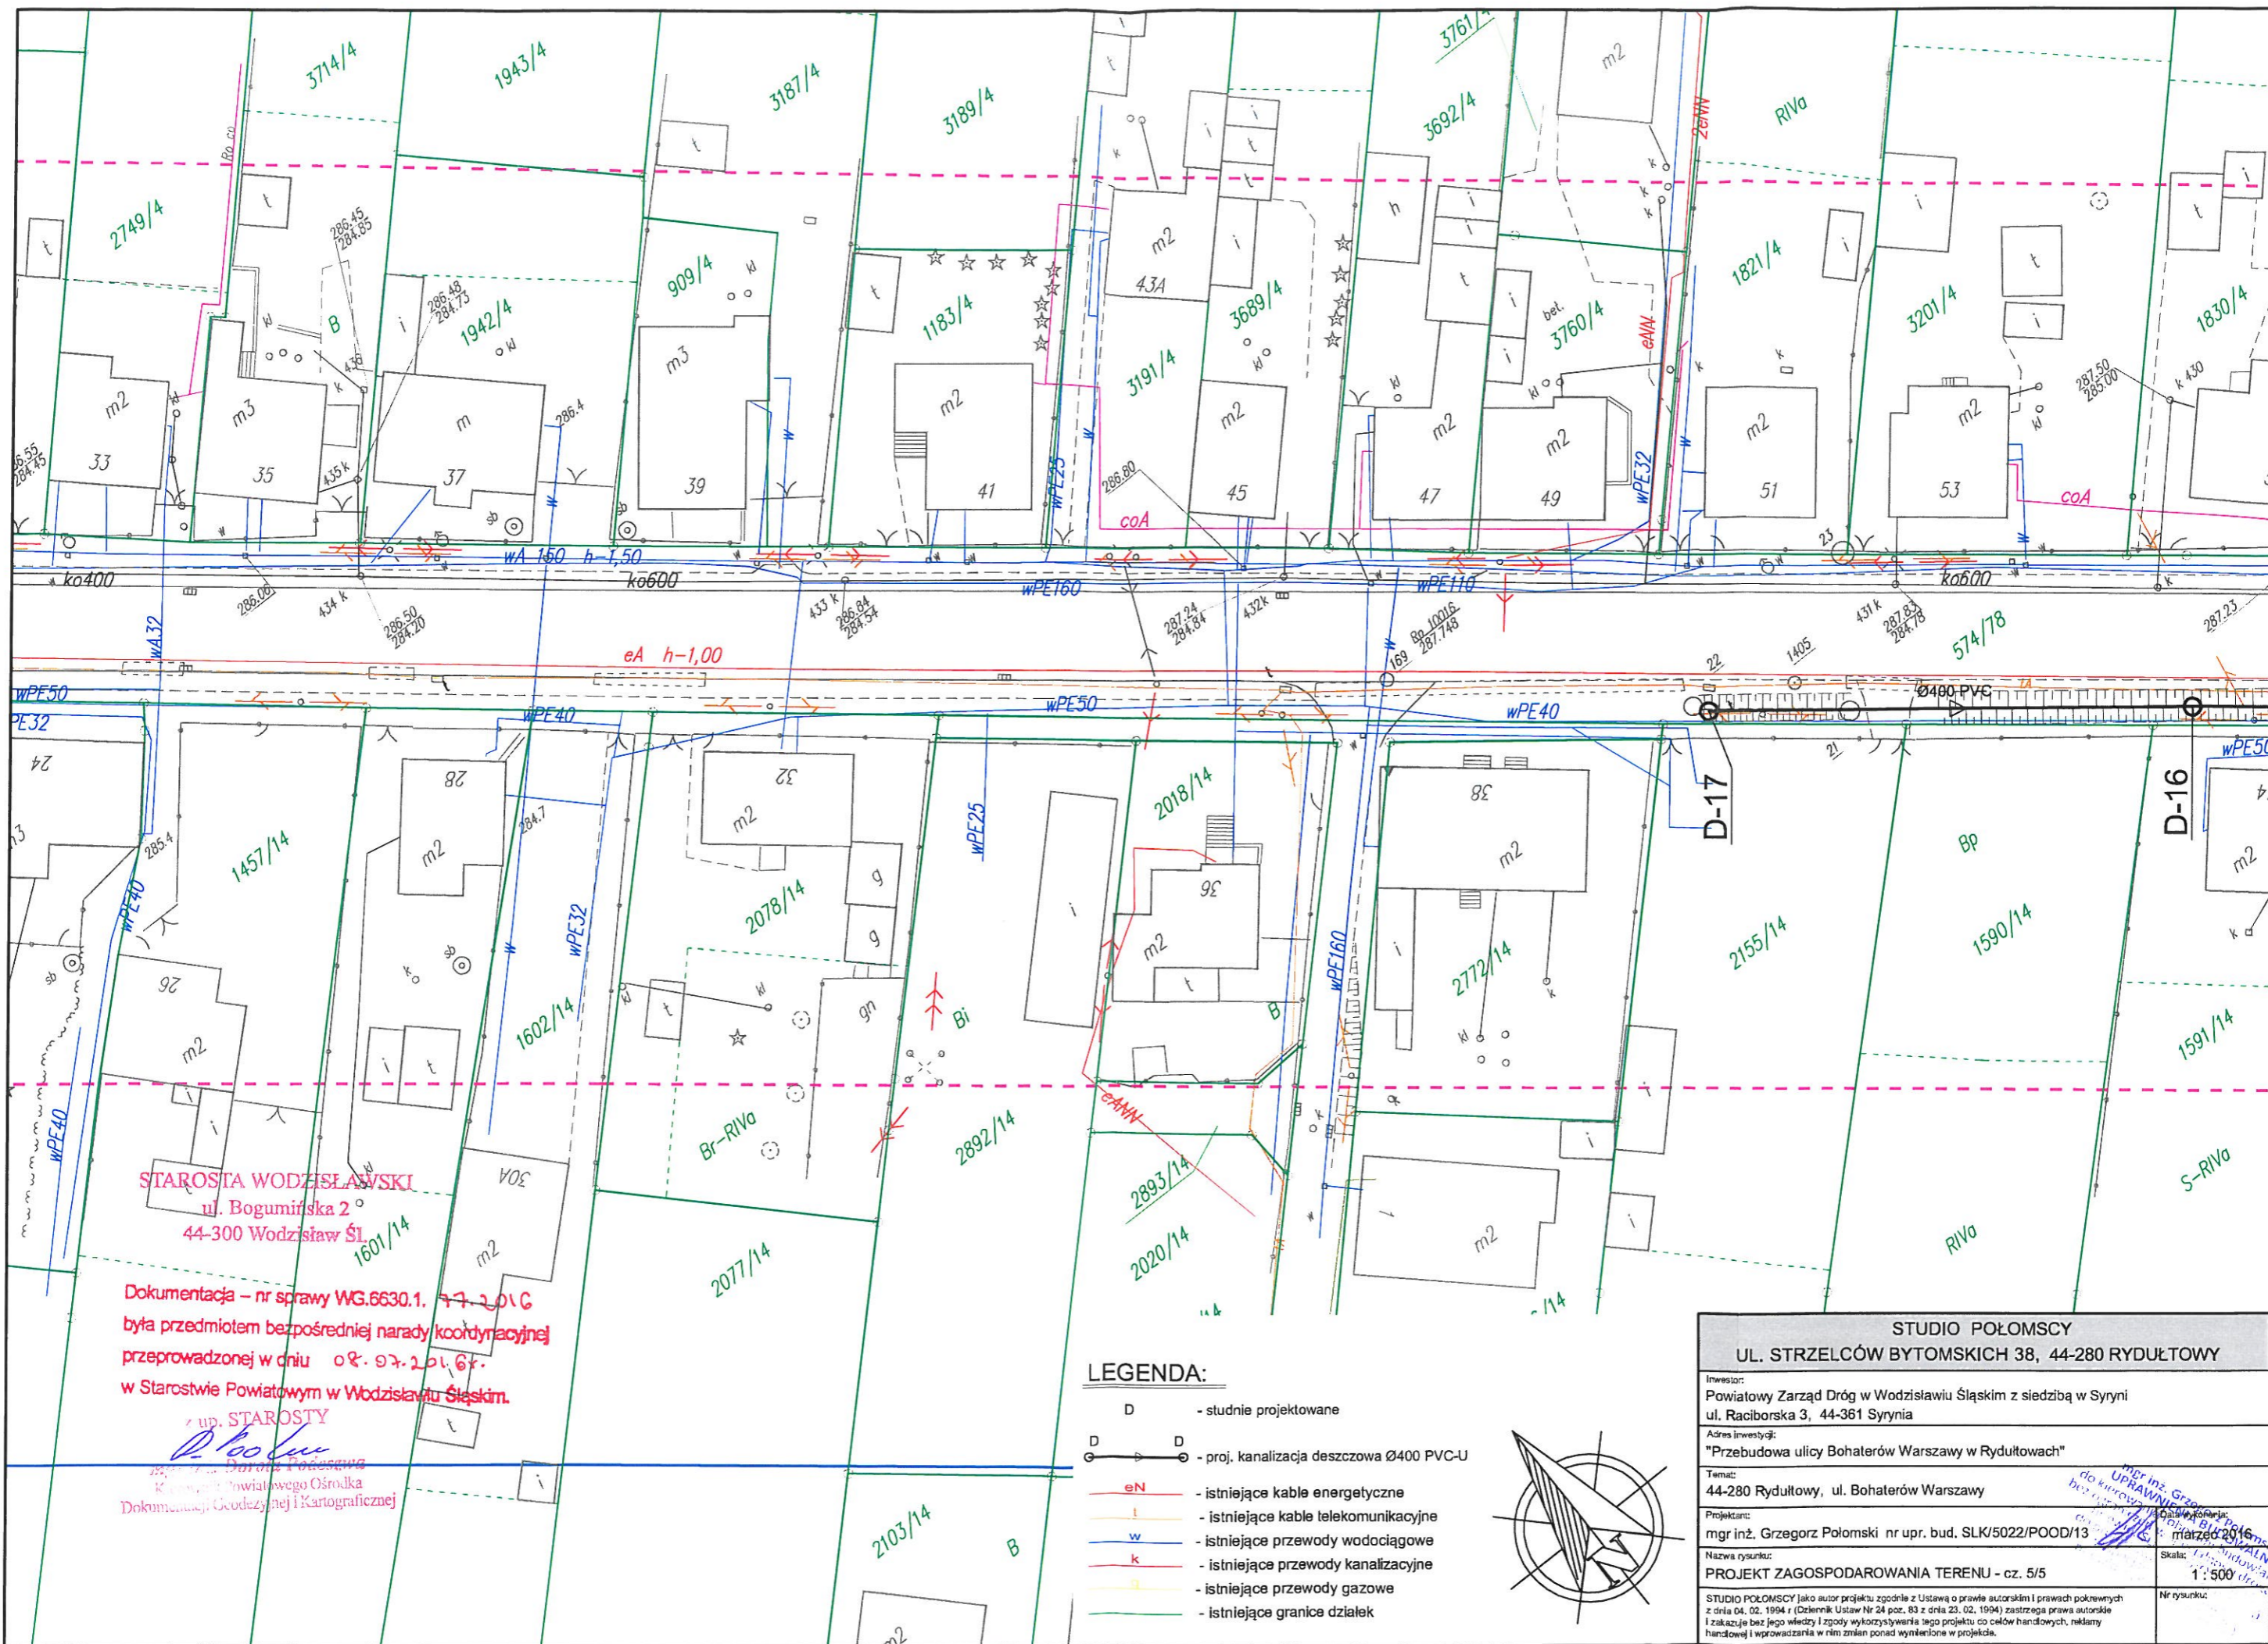

STAROSTA WODZISŁAWSKI
ul. Bogumińska 2
44-300 Wodzisław Śl.

Dokumentacja – nr sprawy WG.6630.1. 17.2016
była przedmiotem bezpośredniej narady koordynacyjnej
przeprowadzonej w dniu 08.07.2016r.
w Starostwie Powiatowym w Wodzisławiu Śląskim.

z up. STAROSTY

Dorota Połomska
Kierownik Powiatowego Ośrodka
Dokumentacji Geodezyjnej i Kartograficznej

LEGENDA:

- D - studnie projektowane
- proj. kanalizacja deszczowa Ø400 PVC-U
- istniejące kable energetyczne
- istniejące kable telekomunikacyjne
- istniejące przewody wodociągowe
- istniejące przewody kanalizacyjne
- istniejące przewody gazowe
- istniejące granice działek



STUDIO POŁOMSCY UL. STRZELCÓW BYTOMSKICH 38, 44-280 RYDUŁTOWY	
Inwestor: Powiatowy Zarząd Dróg w Wodzisławiu Śląskim z siedzibą w Syryni ul. Raciborska 3, 44-361 Syrynia	
Adres inwestycji: "Przebudowa ulicy Bohaterów Warszawy w Rydułtowach"	
Temat: 44-280 Rydułtowy, ul. Bohaterów Warszawy	
Projektant: mgr inż. Grzegorz Połomski nr upr. bud. SLK/5022/POOD/13	Całkowity koszt: mกราคม 2016
Nazwa rysunku: PROJEKT ZAGOSPODAROWANIA TERENU - cz. 5/5	Skala: 1:500
STUDIO POŁOMSCY jako autor projektu zgodnie z Ustawą o prawie autorskim i prawach pokrewnych z dnia 04.02.1994 r (Dziennik Ustaw Nr 24 poz. 83 z dnia 23.02.1994) zastrzega prawa autorskie i zakazuje bez jego wiedzy i zgody wykorzystywania tego projektu do celów handlowych, medialnych handlowej i wprowadzania w nim zmian ponad wymienione w projekcie.	
Nr rysunku:	

STAROSTA WODZISŁAWSKI
ul. Bogumińska 2
44-300 Wodzisław Śląski

WG.6630.1.77.2016

Protokół

z narady koordynacyjnej, która odbyła się w dniu 08 lipca 2016 r. w Starostwie Powiatowym w Wodzisławiu Śląskim, ul. Bogumińska 2, tel. 32 4539711.



 
Usytuowanie projektowanych sieci uzbrojenia terenu:

„Budowa sieci kanalizacji deszczowej w Rydułtowach przy ul. Bohaterów Warszawy, dz. 574/78”

Wnioskodawca: mgr inż. Grzegorz Połomski

STUDIO POŁOMSCY, 44-280 Rydułtowy, ul. Strzelców Bytomskich 38, NIP 647-180-38-94

Pozostali uczestnicy narady:

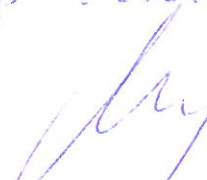Imię i nazwisko	Nazwa instytucji	Stanowisko w sprawie podpis
KATARZYNA MEHEL	Przedsiębiorstwo Wodociągów i Kanalizacji Sp. z o.o. ul. Markłowska 15 44-300 Wodzisław Śl. tel. 32/4552634, 32/4552755, 32/4556738 wew. 349.	PROJEKT UZGODNIŁ W PBLIK D. S.O.O. 
TAURON Dystrybucja S.A. Pełnomocnik W. Kandefer Wanda Kandefer	TAURON Dystrybucja S.A. ul. Zawia 65 L 30-390 Kraków Oddział w Gliwicach ul. Portowa 14 a 44-100 Gliwice tel. 32/3032096.	Uzgodnia się z uwagą, że prace w pobliżu naszych urządzeń podziemnych należy wykonać ręcznie, zgodnie z obowiązującymi normami. Wskazane jest ze względu na bezpieczeństwo osób i mienia, by przed przystąpieniem do prac wystąpić do TAURON Dystrybucja Serwis S.A. o nadzór branżowy. Zbliżenia i skrzyżowania należy zabezpieczyć zgodnie z obowiązującymi normami.
Dział Techniczny Koordynator Tadeusz Stabla	Operator Gazociągów Przesyłowych GAZ-SYSTEM S.A. Oddział w Świerklanach ul. Wodzisławska 54 44-266 Świerklany tel. 32/4392674, 32/4392675.	Uzgodniono bez uwag 
Jacek Sobota Malerz	Polska Spółka Gazownictwa sp. z o.o. Oddział w Zabrze ul. Szczęść Boże 11 41-800 Zabrze Rejon Dystrybucji Gazu w Rybniku ul. B. Chrobrego 39 44-200 Rybnik tel./fax 32/4223419.	Uzgodnia się z uwagą z zachowaniem następujących warunków: 1. Skrzyżowanie zabezpieczyć zgodnie z normą PN-EN 12052-1:2008 2. Zbliżenie zgodnie z obowiązującymi przepisami. 3. Prace w pobliżu urządzeń podziemnych wykonywać ręcznie pod nadzorem technika RG Rybnik 

STAROSTA WODZISŁAWSKI
ul. Bogumińska 2
44-300 Wodzisław Śląski

WG.6630.1.77.2016

<p><i>Zub Lach</i></p>	<p>Górnos Śląskie Przedsiębiorstwo Wodociągów S.A. ul. Wojewódzka 19 40-026 Katowice Oddział Sieci Magistralnej ul. Traugutta 121 44-370 Pszów tel. 32/4578343.</p>	<p><i>Wzyskić o uprawnienie wzrostu technicznych do GPW S.A Katowice</i></p> <p><i>W</i></p>
	<p>Orange Polska S.A. Domena Hurt Dostarczanie i Serwis Usług Wydział Ewidencji i Zarządzania Danymi o Infrastrukturze Katowice ul. Bernardyńska 14 44-100 Gliwice tel. 32/4150606.</p>	<p>NIEBIECNY</p>
<p><i>Maek Wanpore</i></p>	<p>Ciepłownia Rydułtowy ul. A. Mickiewicz 21 44-280 Rydułtowy tel. 32/7294456.</p>	<p><i>Projekt zgodzić w sprawie Rydułtowy sp. z o.o</i></p> <p><i>Jan</i></p>
<p><i>Enlebe Wpisany</i></p>	<p>Regionalny Zarząd Gospodarki Wodnej ul. Sienkiewicza 2 44-100 Gliwice Zarząd Zlewni Górnej Odry w Raciborzu ul. Towarzystwa Gimnastycznego „Sokół” 18 47-400 Racibórz tel. 32/4154902, 32/4154671.</p>	<p><i>bez uwagi</i></p> <p><i>BJ</i></p>
	<p>Śląski Zarząd Melioracji i Urządzeń Wodnych ul. Sokolska 65 40-087 Katowice Biuro Terenowe Racibórz ul. 1 Maja 8A 47-400 Racibórz tel. 32/4153566.</p>	<p>NIEBIECNY</p>
<p><i>Wianysław Kitoike</i></p>	<p>Polska Grupa Górnicza spółka z o. o. Oddz. Zakład Informatyki i Telekomunikacji ul. Jastrzębska 10 44-253 Rybnik tel. 32/7166423, 32/7166424.</p>	<p><i>Proszę upodnić projekt w nadzór rolawodu Jan</i></p>

STAROSTA WODZISŁAWSKI
ul. Bogumińska 2
44-300 Wodzisław Śląski

WG.6630.1.77.2016

Zespół Przygotowania Produkcji Anna Ciszewska	Przedsiębiorstwo Gospodarki Wodnej i Rekultywacji S.A. ul. Chlebowa 22 44-335 Jastrzębie Zdrój tel. 32/4763073 wew. 106.	Projekt uzgadnia się bez uwag. Zespół Przygotowania Produkcji Anna Ciszewska
<i>Michał Konieczny</i>	Powiatowy Zarząd Dróg w Wodzisławiu Śląskim ul. Raciborska 3 44-361 Syrynia tel. 32/4517607, 32/4517415 wew. 20.	<i>Michał Konieczny</i> Inspektor mgr inż. Michał Konieczny
<i>Dorota Podszwa</i> <i>Więcek</i>	Urząd Miasta Rydułtowy ul. Ofiar Terroru 36 44-280 Rydułtowy tel. 32/4537434.	<i>Dorota Podszwa</i> <i>Więcek</i> Inspektor Biura ds. Dróg i Transportu mgr inż. Dorotanka Więcek

Na tym naradę zakończono.

Przewodniczący:

Dorota Podszwa
Dorota Podszwa

NIEOBECNY

.....
podpis wnioskodawcy

z up. STAROSTY
D. Podszwa
mgr inż. Dorota Podszwa
Kierownik Powiatowego Ośrodka
Dokumentacji Geodezyjnej i Kartograficznej

.....
podpis przewodniczącego

